


RZUT PARTERU 1 : 100

LEGENDA:

- ⊕ puszka podłogowa DATA 230V - wyposażenie: zgodnie z proj. część słaboprądowa
- kabel zasilający elektryczny
- kabel zasilający komputerowy
- ⌘ gniazdo 2P+Z, 10A, pt.
- gniazdo sieci LAN - RJ 45

- K klimatyzator
- zasilanie urządzeń wentylacyjnych
- TK 2-6 adres obwodu w rozdzielni obwodowej

Kable zasilające puszki prowadzić w korytach kablowych zabudowanych w podłodze.
Kable zasilające gniazda pod blatem prowadzić w korytach kablowych zabudowanych w podłodze, następnie wyprowadzić je za pomocą stojaka na kable i prowadzić w korycie kablowym pod blatem stołu.
Instalację elektryczną wykonać w oparciu o wyznaczone koryta kablowe w Projekcie Przebudowy Serwerowni Monitoringu

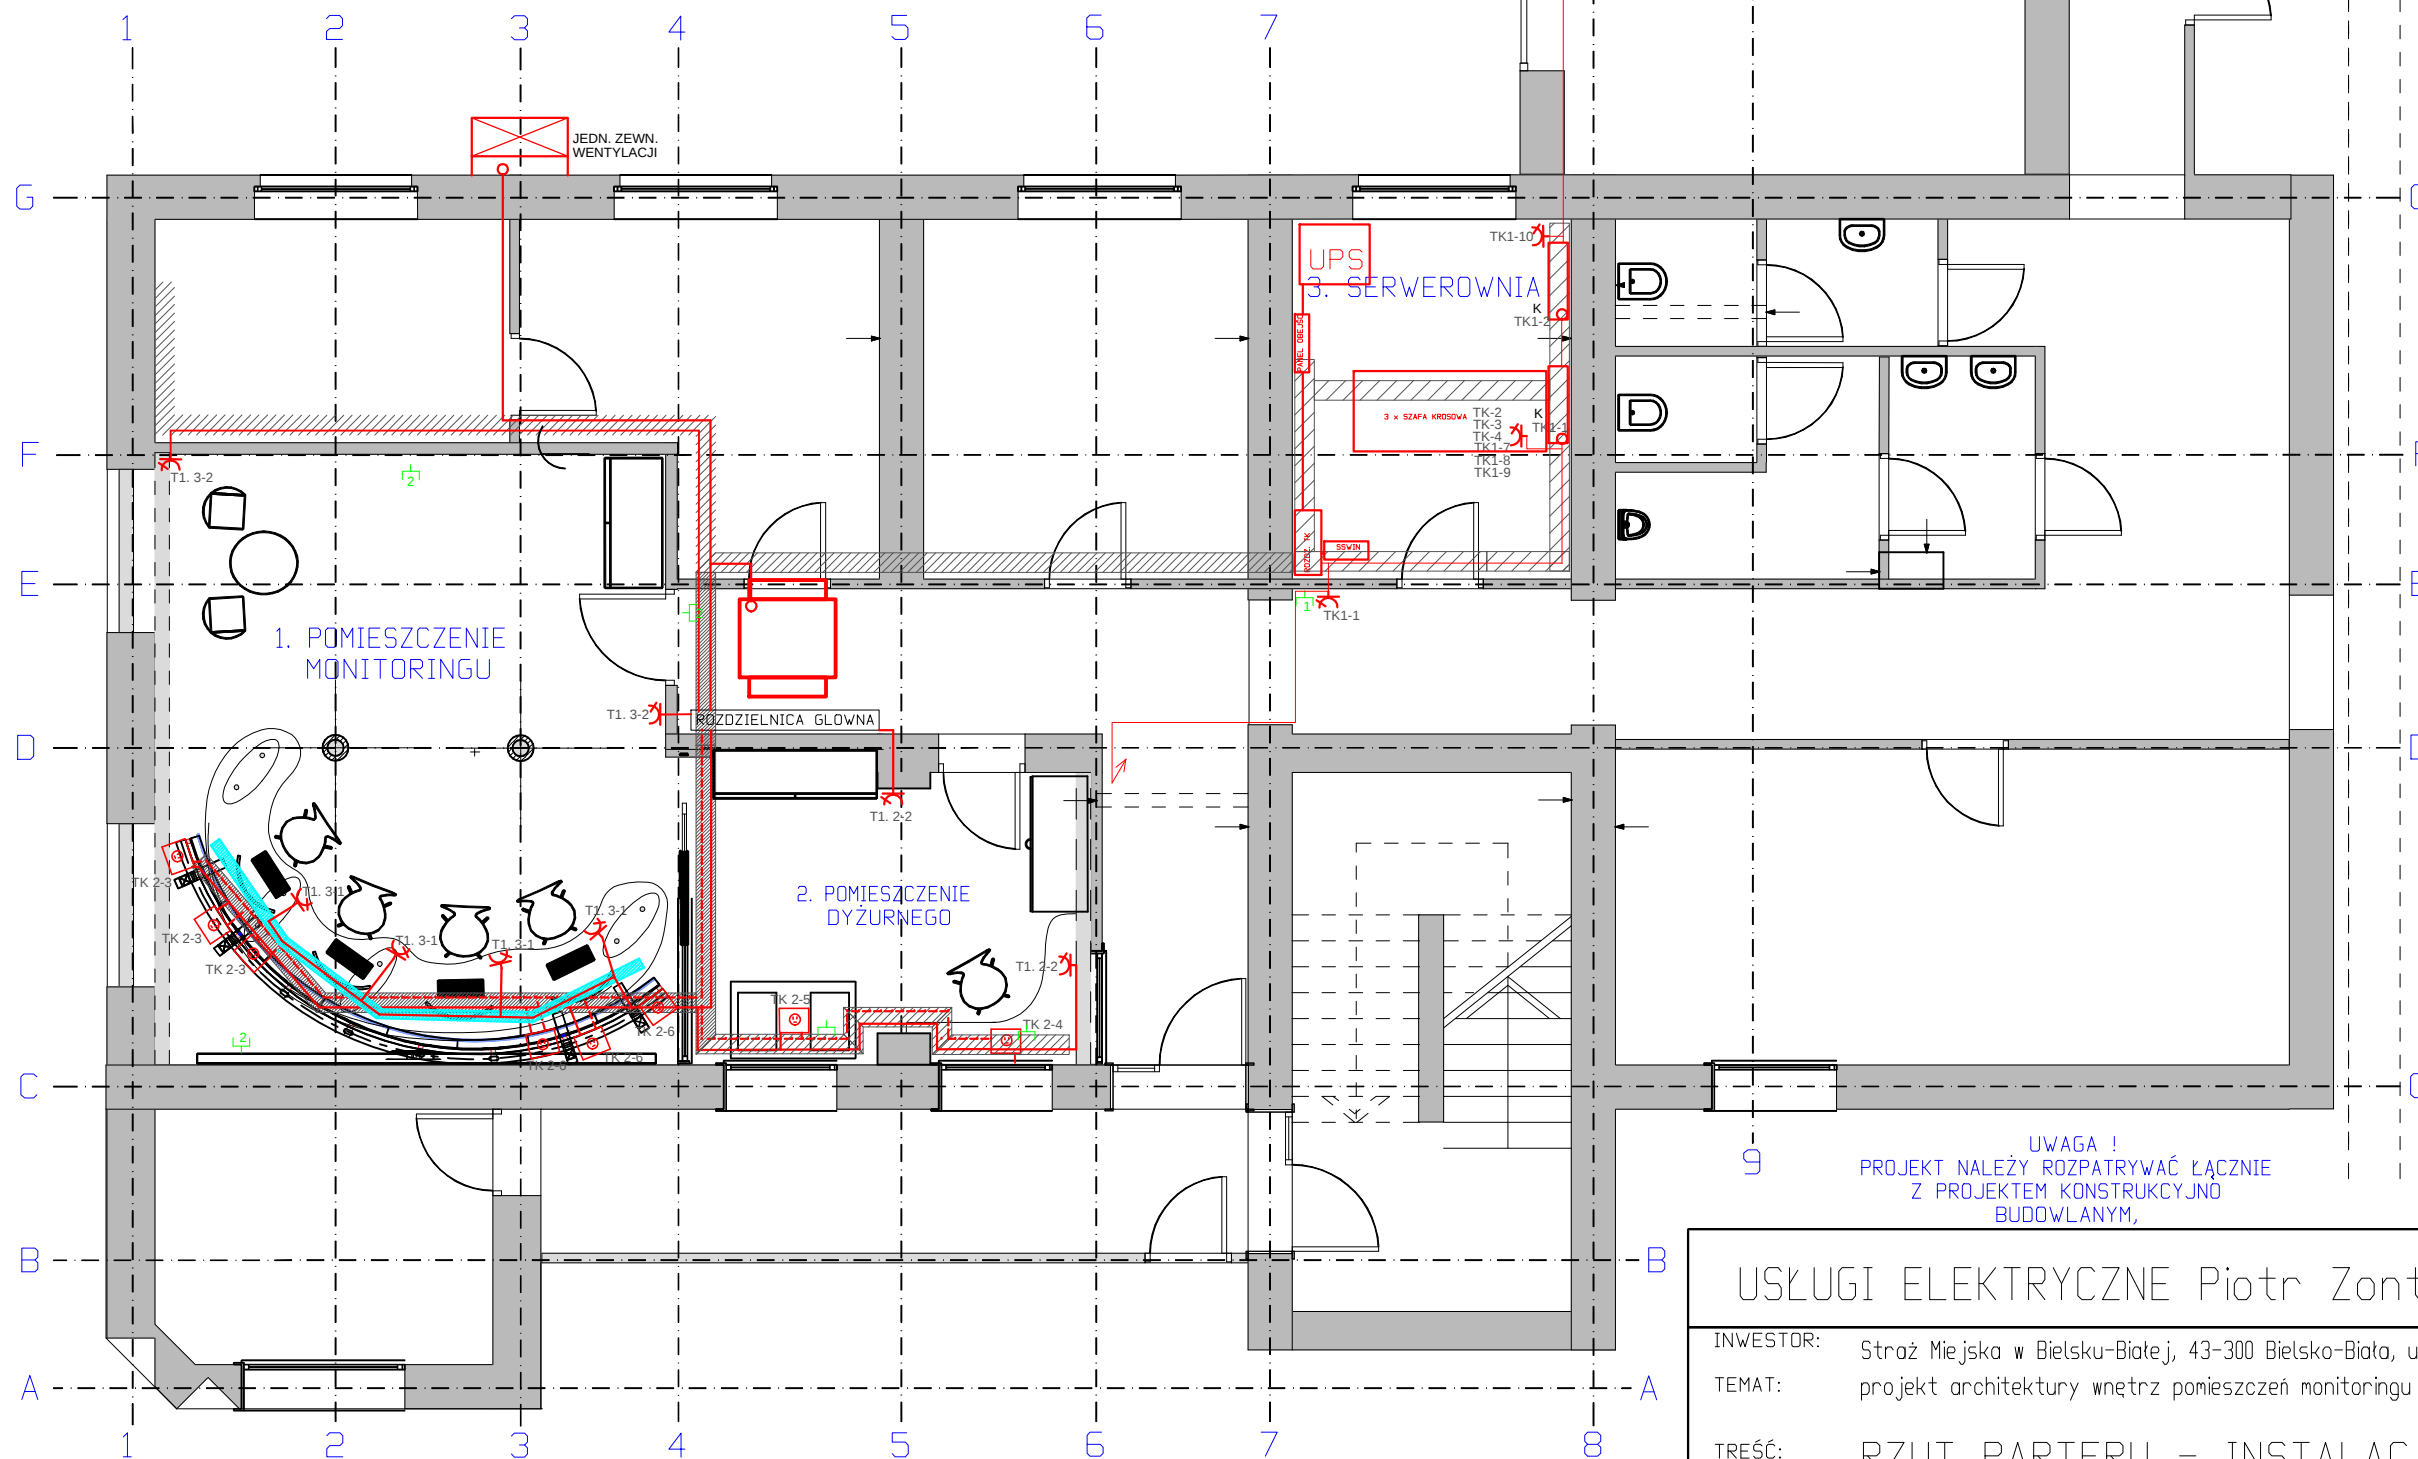

USŁUGI ELEKTRYCZNE Piotr Zontek

34-312 Międzybrodzie Bielskie
ul. Kasperków 47
tel. 605 326 199, e-mail piotrzontek@wp.pl

INWESTOR: Straż Miejska w Bielsku-Białej, 43-300 Bielsko-Biała, ul. Kołtąja 10
TEMAT: projekt architektury wnętrz pomieszczeń monitoringu miasta Bielska - Białej

TREŚĆ: RZUT PARTERU – INSTALACJA GNIAZD WTYKOWYCH

AUTOR: mgr inż. Piotr Zontek, upr.bud. 87/98 B-B

SKALA: 1: 100
DATA: lipiec 2015r.
NR RYS: