


RZUT PIĘTRA 1 : 100

gniazdo 2P+Z, 10A, pt.
gniazdo sieci LAN - RJ 45

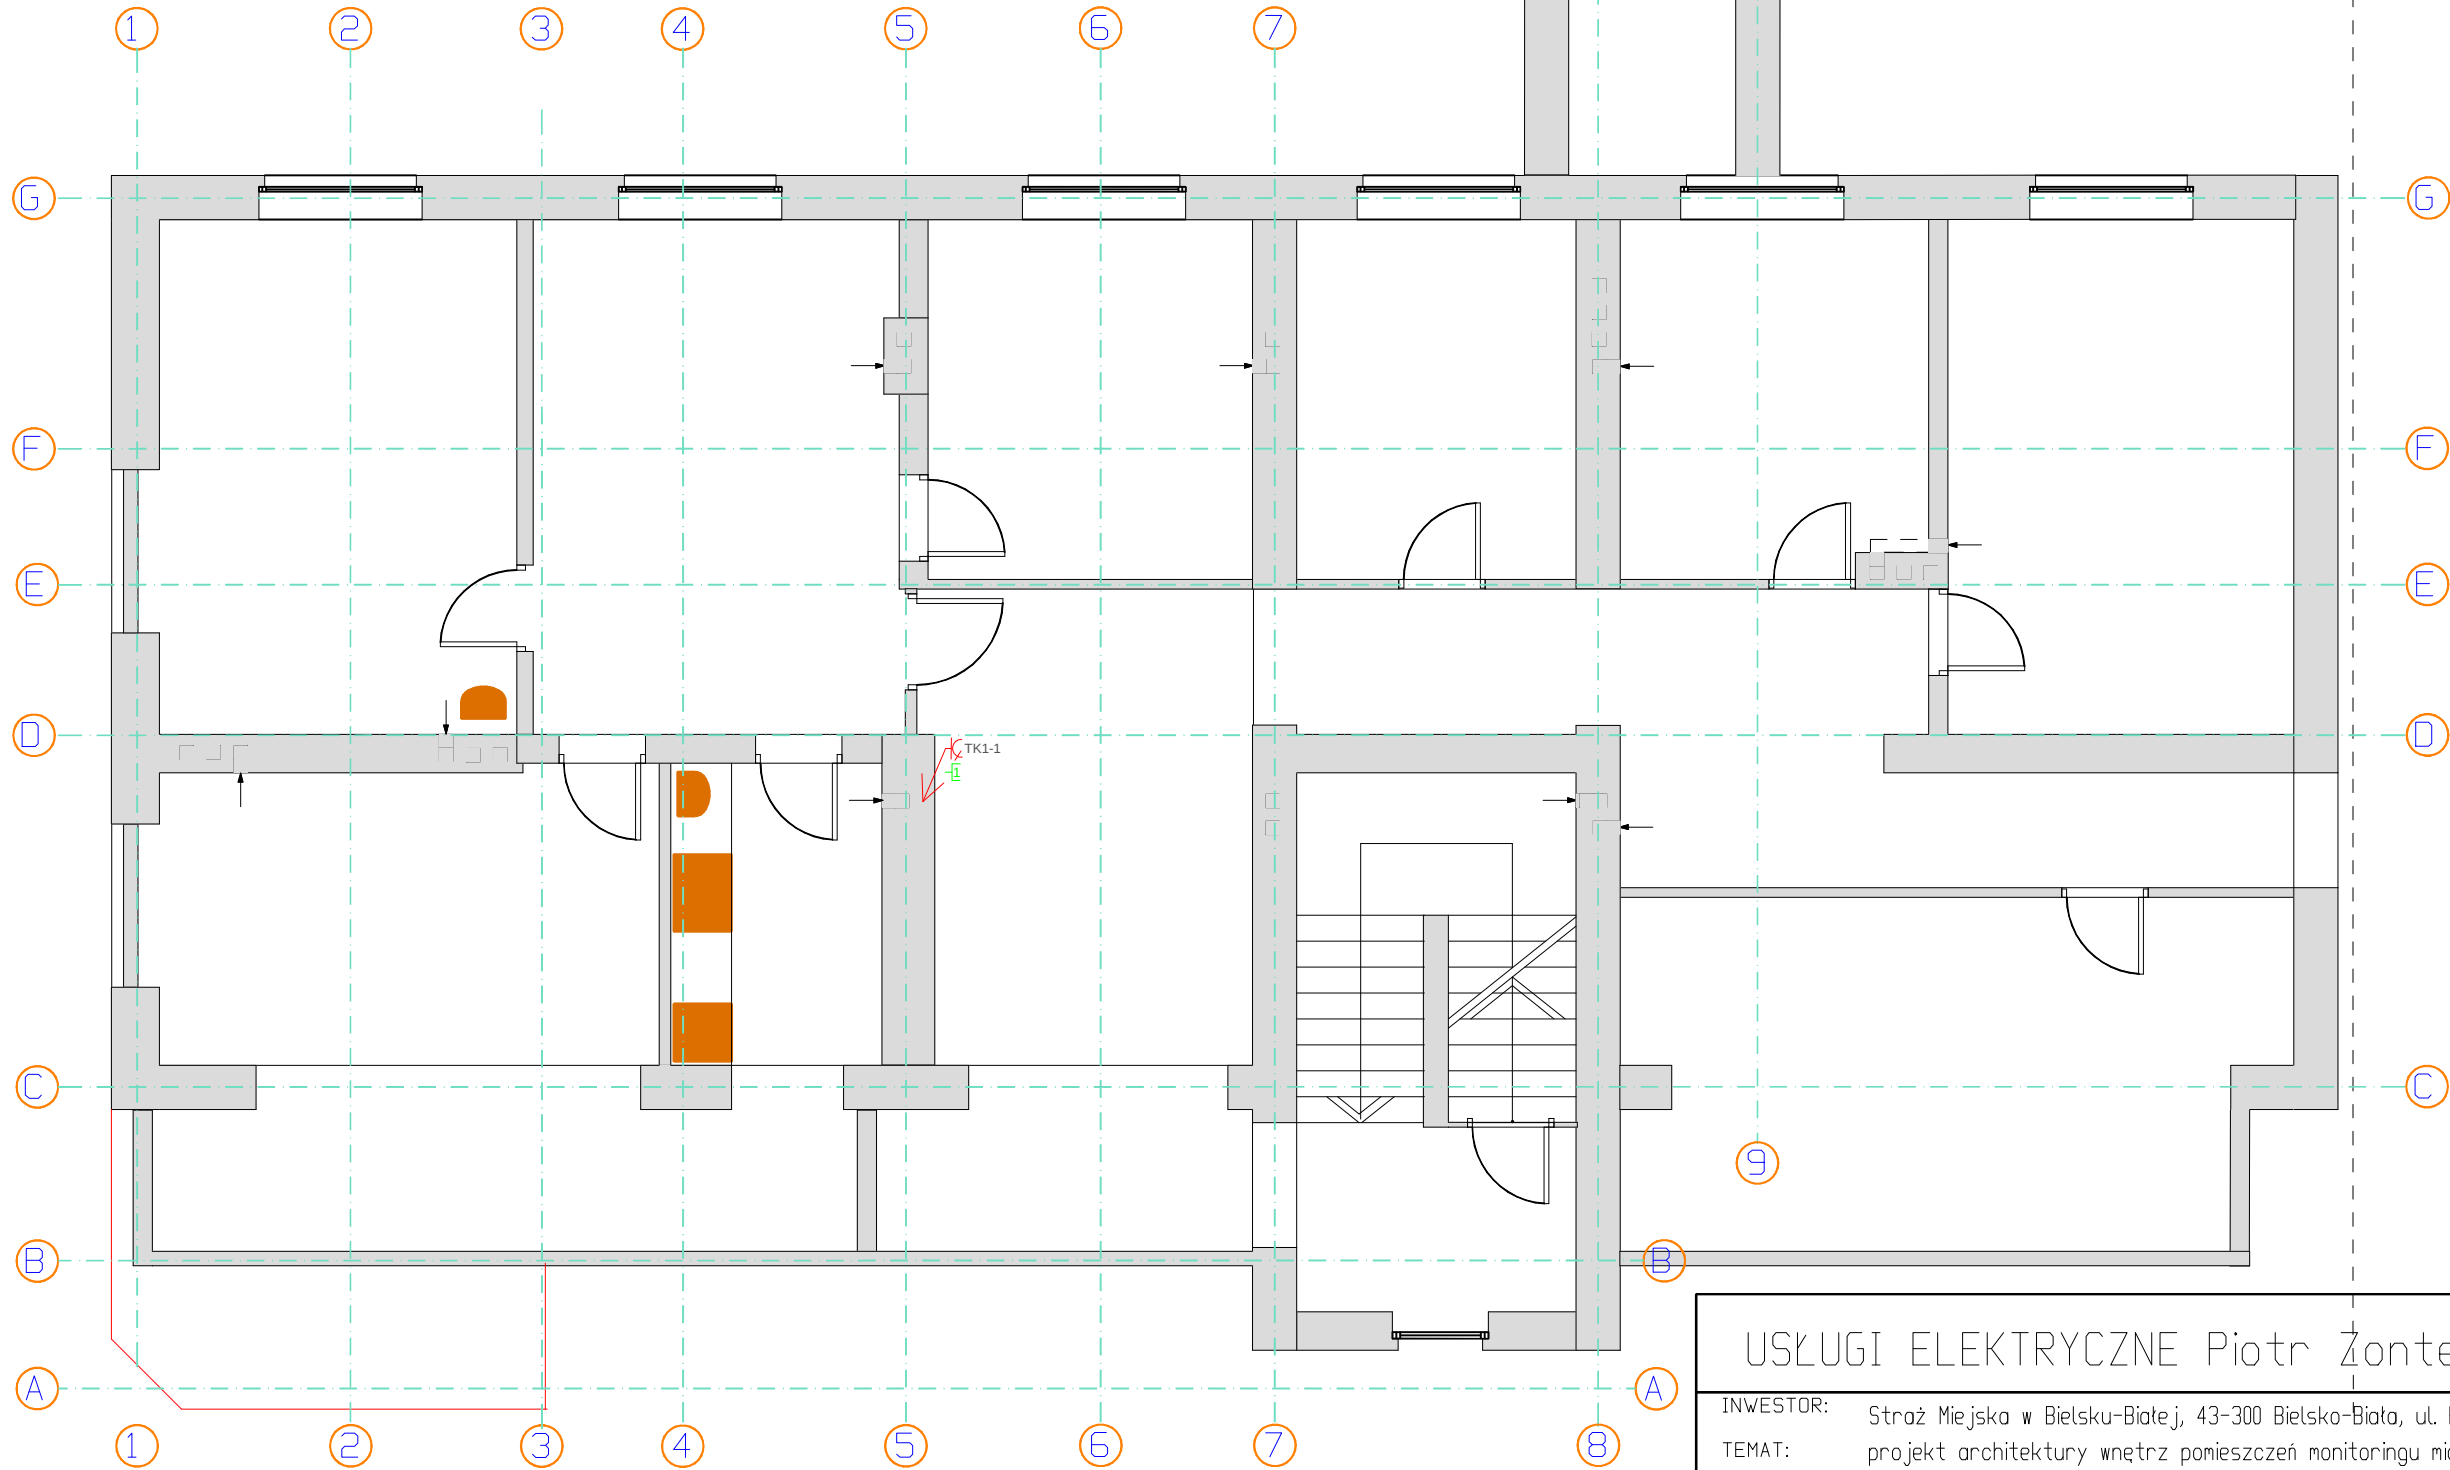

USŁUGI ELEKTRYCZNE Piotr Zontek

34-312 Międzybrodzie Bialskie
ul. Kasperków 47
tel. 606 326 199, e-mail piotrzontek@wp.pl

INWESTOR: Straż Miejska w Bielsku-Białej, 43-300 Bielsko-Biała, ul. Kołtąja 10

TEMAT: projekt architektury wnętrz pomieszczeń monitoringu miasta Bielska - Białej

TREŚĆ: RZUT PIĘTRA - INSTALACJA GNIAZD WTYKOWYCH

AUTOR: mgr inż. Piotr Zontek, upr.bud. 87/98 B-B

SKALA: 1: 100

DATA: lipiec 2015r.

NR RYS: