


RZUT PARTERU 1 : 100

- oprawa sufitowa doświetlająca wisząca
 - oprawa ścienna umieszczona na ścianie
 - oprawa ścienna umieszczona na belce podciagu
 - oprawa ścienna umieszczona na belce podciagu
 - włącznik światła pojedynczy z regulacją jasności (pod blatem biurka)
 - włącznik światła pojedynczy
 - kabel zasilający włącznik - lampa
 - kabel zasilający rozdzielnia główna - włącznik
- Kable zasilające prowadzić w korytach kablowych.
Zasilanie włączników światła nad stanowiskami roboczymi wyprowadzić stojakiem do koryta pod blatem stołu.
Stamtąd rozprowadzić do włączników.
Oświetlenie architektoniczne prowadzić wzdłuż podciągów i ścian.
Instalację elektryczną wykonać w oparciu o wyznaczone koryta kablowe w Projekcie Przebudowy Serwerowni Monitoringu

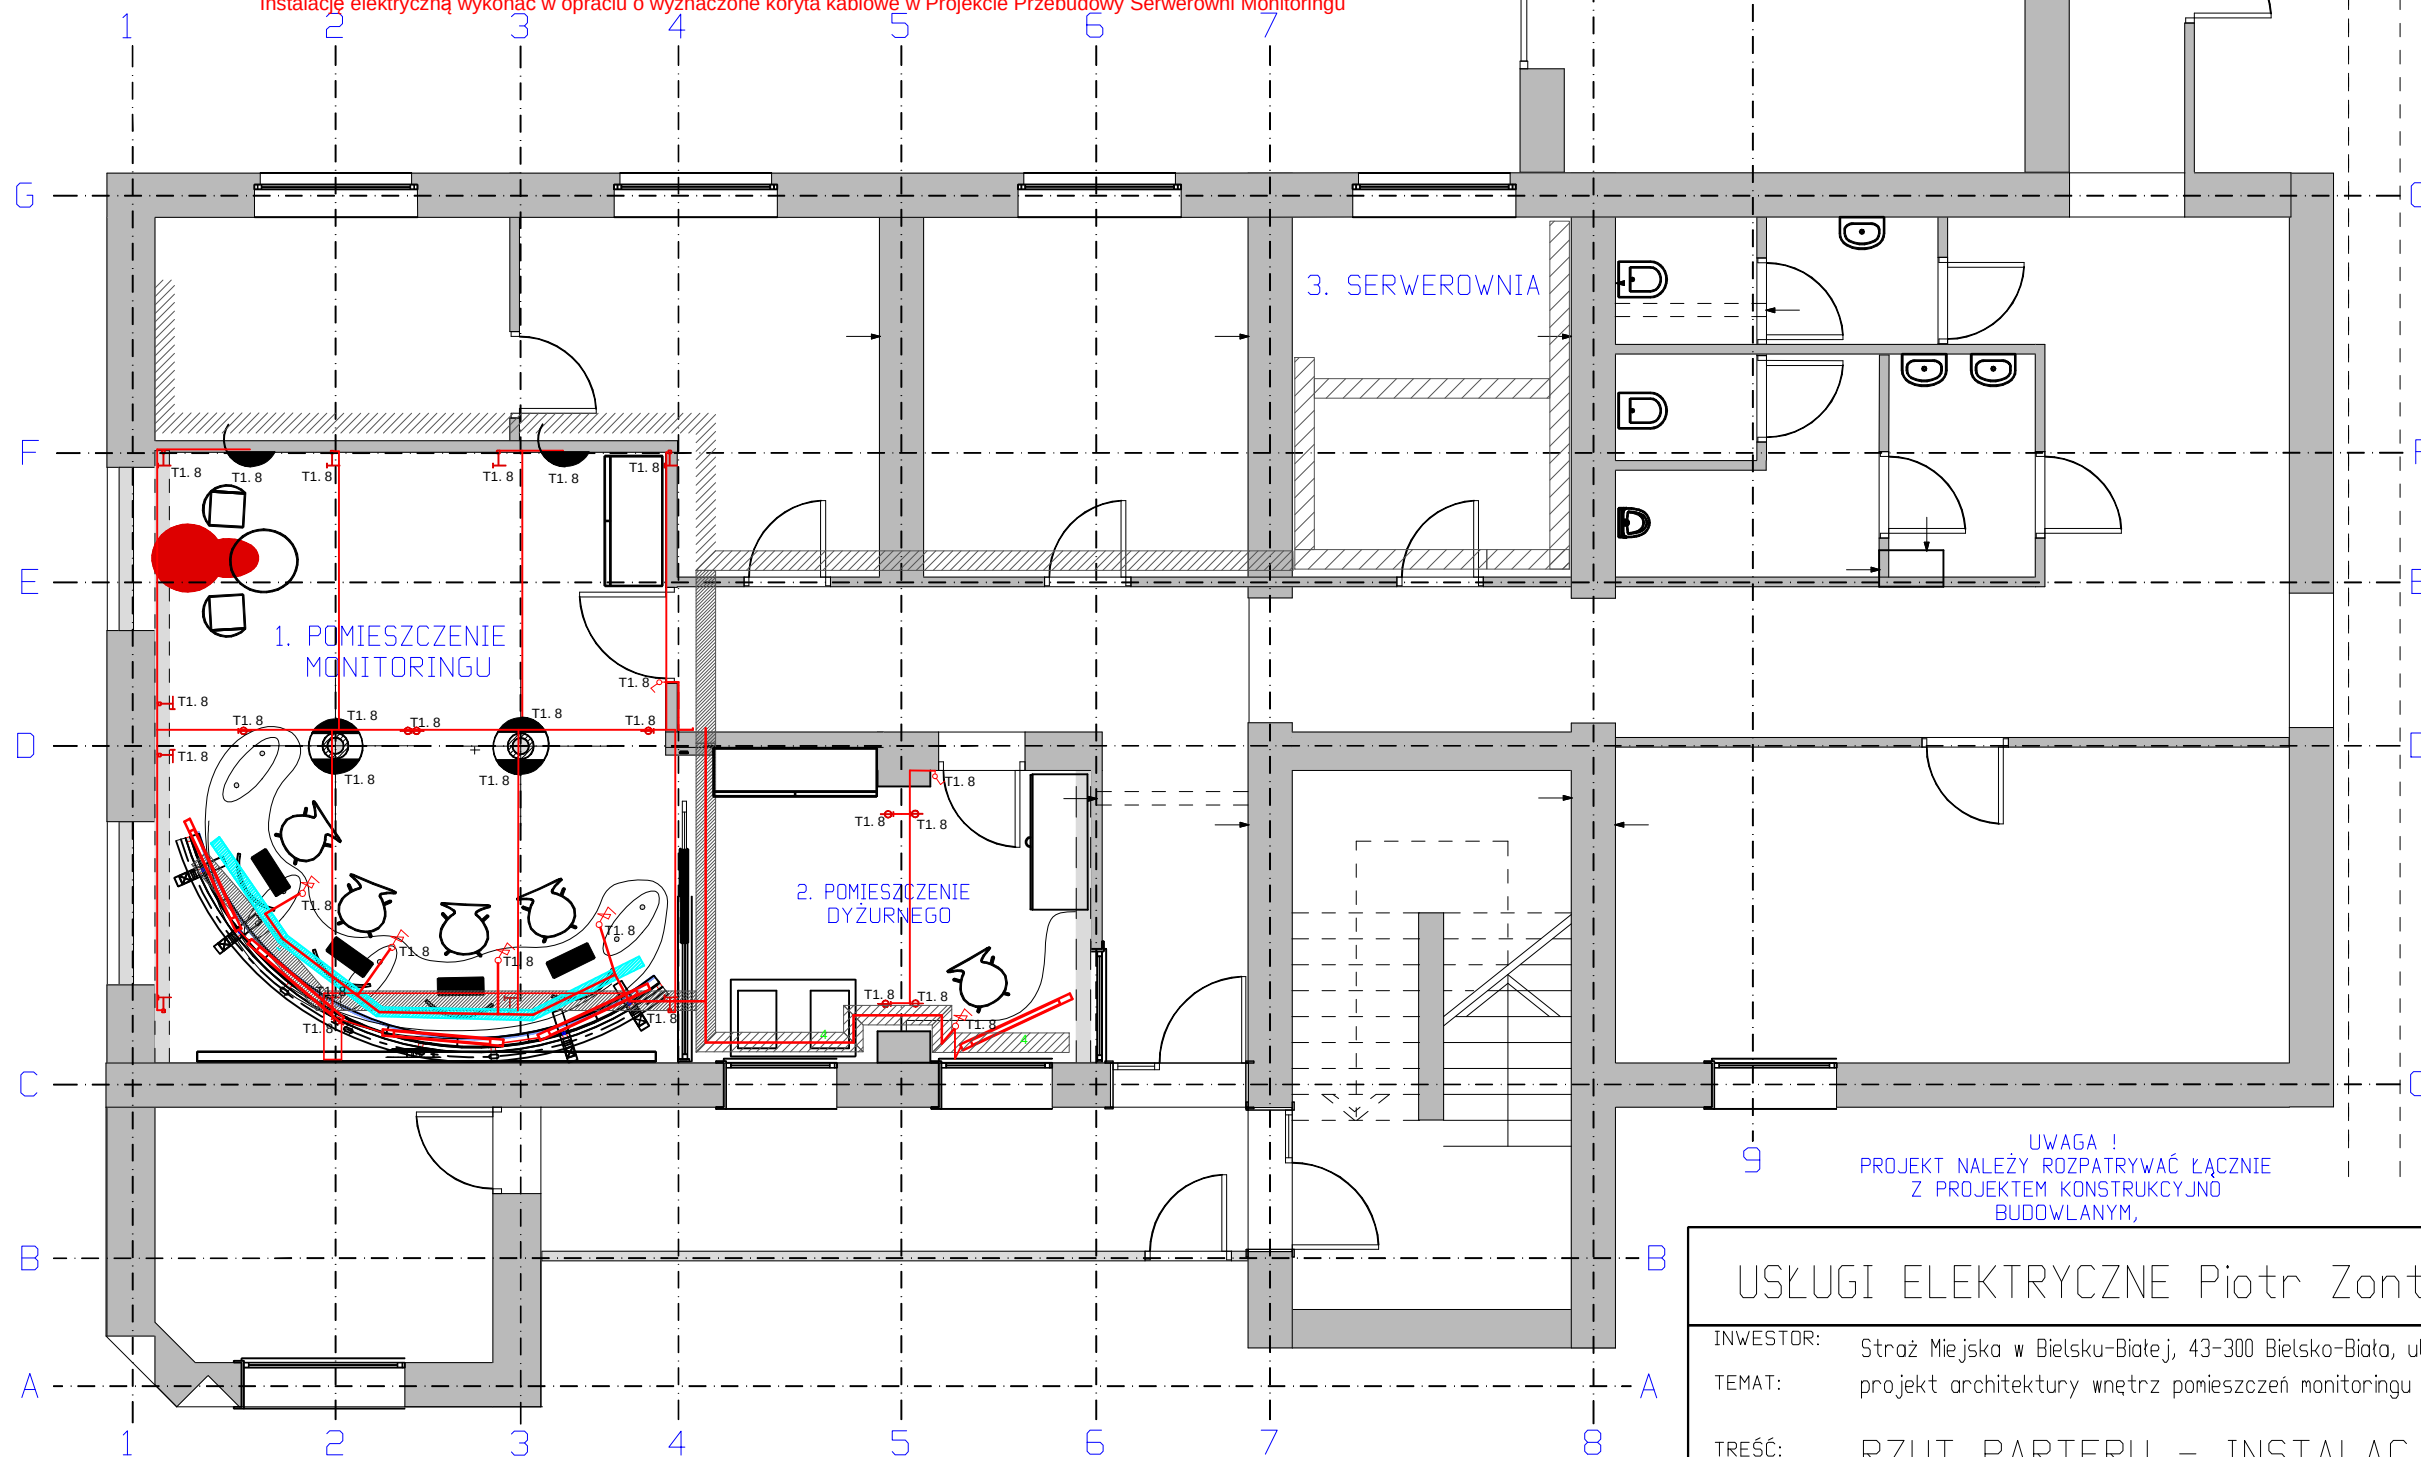

UWAGA !
PROJEKT NALEŻY ROZPATRYWAĆ ŁĄCZNIE
Z PROJEKTEM KONSTRUKCYJNO
BUDOWLANYM,

USŁUGI ELEKTRYCZNE Piotr Zontek

34-312 Międzybrodzie Bialskie
ul. Kasperków 47
tel. 606 326 199, e-mail piotrzontek@wp.pl

INWESTOR: Straż Miejska w Bielsku-Białej, 43-300 Bielsko-Biała, ul. Kołtąja 10
TEMAT: projekt architektury wnętrz pomieszczeń monitoringu miasta Bielska - Białej

TREŚĆ: RZUT PARTERU - INSTALACJA OŚWIETLENIA

AUTOR: mgr inż. Piotr Zontek, upr.bud. 87/98 B-B

SKALA: 1: 100

DATA: lipiec 2015r.
NR RYS: