


1.0.1

1.0.1

RZUT PARTERU 1:100

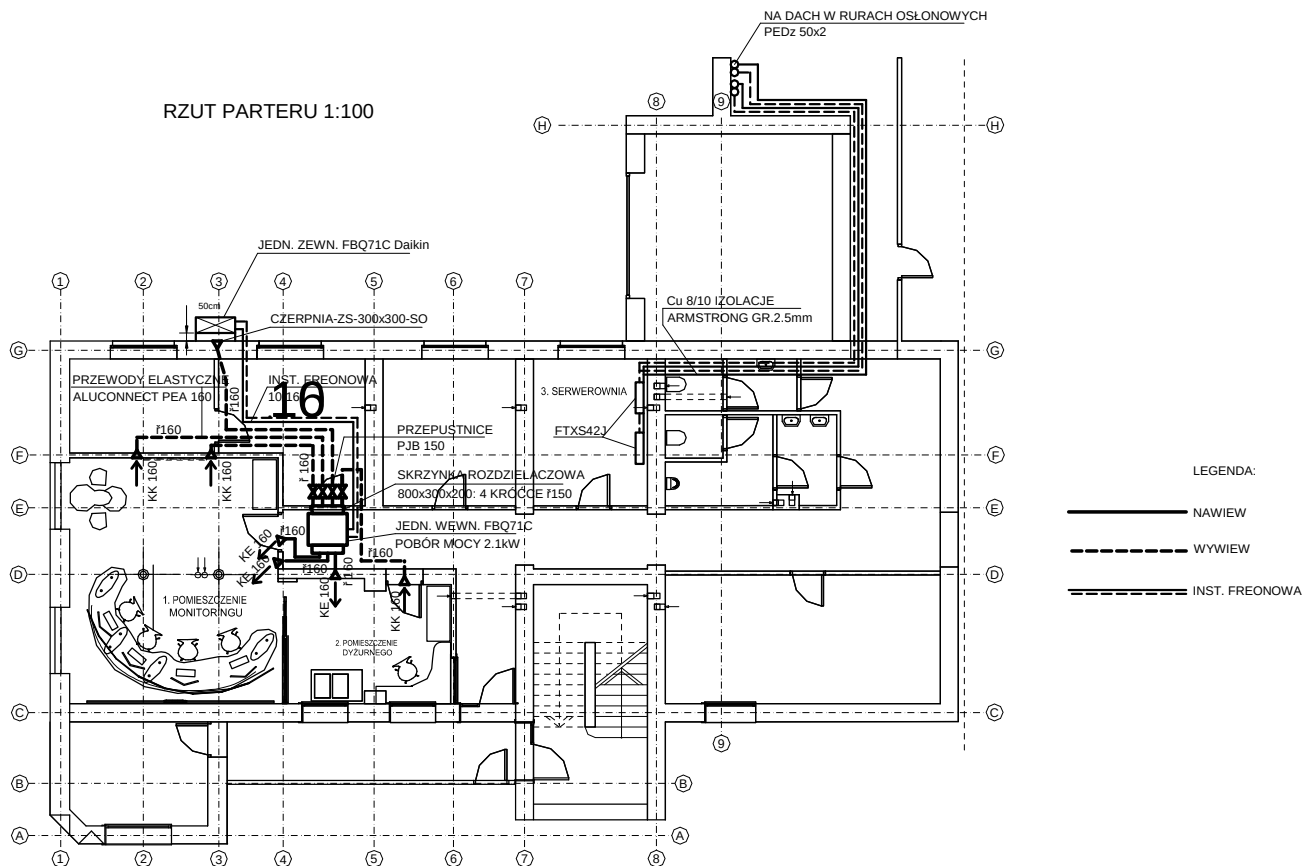

LEGENDA:

- NAWIEW
- - - - WYWIEW
- · - · INST. FREONOWA

PROJEKT ARCHITEKTURY WNEȚRZ POMIESZCZEŃ MONITORINGOWYCH				BIEŁSKA-BIAŁA		
BIEŁSKA-BIAŁA				43-300 Bielsko-Biała ul. Kollataja 10		
WENTYLACJA - RZUT PARTERU				Faza	Proj. bud.wyk.	Skala: 1:100
Opracował	Imię i nazwisko	Nr upr.	Podpis	Data 20.07.2015		
Projektował	mgr inż. Paweł Zawalski	529/74/Kt		Nr rysunku 3		